


**PLANO DE INSTALACIONES
SANITARIAS - AGUA 1ER**
ESCALA: 1/100

LEYENDA AGUA	
SIMBOLOGIA	DESCRIPCION
	MEDIDOR DE AGUA
	TUBERIA DE AGUA FRIA
	TUBERIA DE AGUA CALIENTE
	CRUCE DE TUBERIA SIN CONEXION
	CODO DE 90°
	CODO DE 90° SUBE
	CODO DE 90° BAJA
	TEE
	TEE RECTA CON SUBIDA
	TEE RECTA CON BAJADA
	UNION UNIVERSAL
	VALVULA CHECK


LEYENDA I.E.E	
SIMBOLO	DESCRIPCION
	SALIDA PARA ALUMBRADO EN EL TECHO
	INTERRUPTOR: SIMPLE Y DOBLE
	TOMACORRIENTE BIPOLAR DOBLE CON TOMA A TIERRA
	TABLERO GENERAL
	TABLERO DE DISTRIBUCION
	MEDIDOR ENERIA ELECTRICA
	ALUMBRADOR O CIRCUITO EN TUBERIA EMPOTRADO EN TECHO O PARED
	ALUMBRADOR O CIRCUITO EN TUBERIA EMPOTRADO EN LA PARED
	ACOMETIDA TABLERO GNRAL. - TAB. DIST.
	POZO DE TOMA A TIERRA

	UNIVERSIDAD AGRARIA DE LA SELVA	
	PROYECTO: "SERVICIO A TODO COSTO PARA COLOCACION E INSTALACION DE TANQUE ELEVADO EN LA VIVIENDA DE DOCENTES DE LA UNIVERSIDAD NACIONAL AGRARIA DE LA SELVA EN LA LOCALIDAD TINGO MARIA, DISTRITO DE RUPA-RUPA, PROVINCIA LEONCIO PRADO, DEPARTAMENTO DE HUANUCO".	
UNIVERSIDAD AGRARIA DE LA SELVA	PLANO: ARQUITECTURA	LAMINA:
UBICACION: LOCALIDAD: TINGO MARIA DISTRITO: RUPA RUPA PROVINCIA: LEONCIO PRADO REGION: HUANUCO	ELABORADO POR: UNIDAD EJECUTORA DE INVERSIONES	A-01
	ESPECIALIDAD: ARQUITECTURA	DIBUJO: ESCALA: FECHA: INDICADA: OCTUBRE-2024

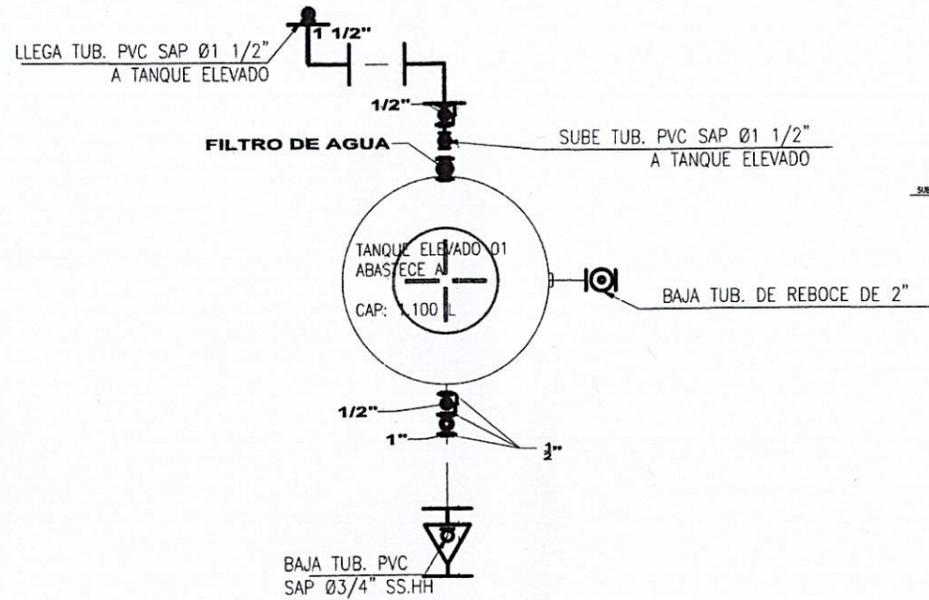



INSTALACIÓN DE TANQUE ELEVADO

ESCALA : 1/50

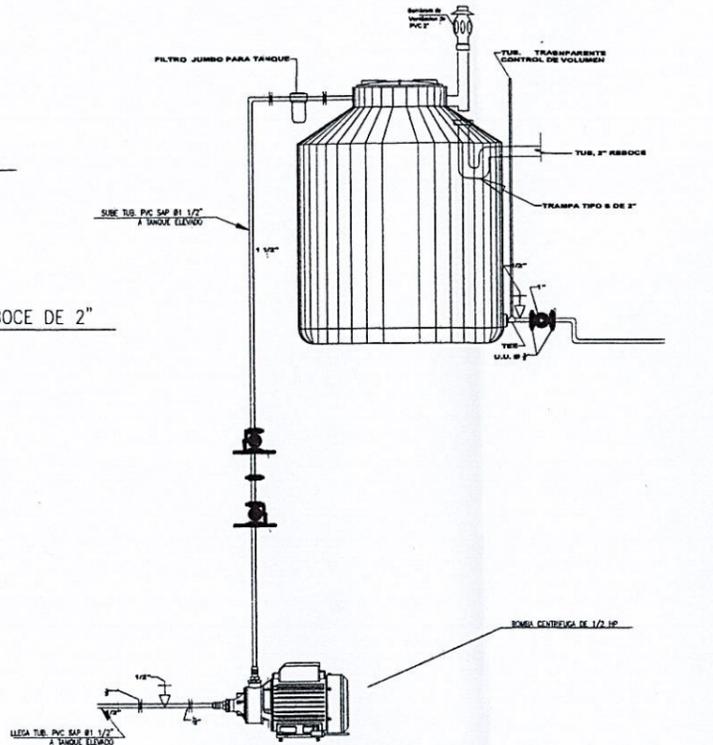


DETALLE DE INSTALACION

ESCALA : 1/50

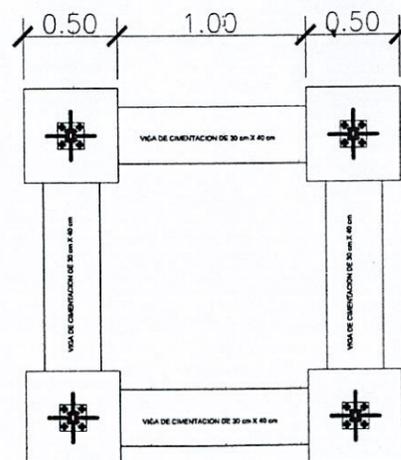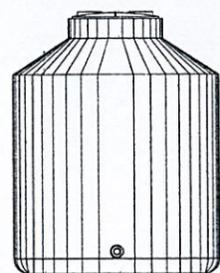

CIMENTACIONES PARA ESTRUCTURA METALICA

ESCALA : 1/50

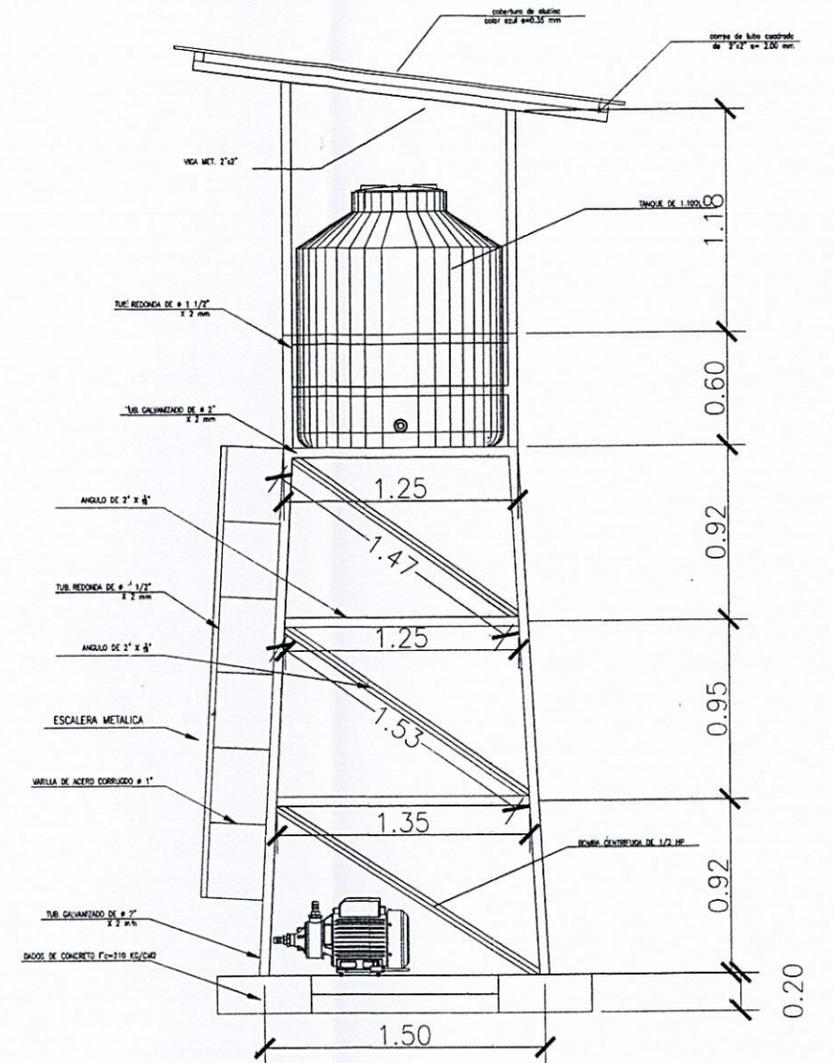

DETALLE DE ESTRUCTURA METALICA

ESCALA : 1/50

<p>UNIVERSIDAD AGRARIA DE LA SELVA</p>	<p>UNIVERSIDAD AGRARIA DE LA SELVA</p>		
	<p>PROYECTO: "SERVICIO A TODO COSTO PARA COLOCACION E INSTALACION DE TANQUE ELEVADO EN LA VIVIENDA DE DOCENTES DE LA UNIVERSIDAD NACIONAL AGRARIA DE LA SELVA EN LA LOCALIDAD TINGO MARIA, DISTRITO DE RUPA-RUPA, PROVINCIA LEONCIO PRADO, DEPARTAMENTO DE HUANUCO".</p>		
<p>UBICACION LOCALIDAD: TINGO MARIA DISTRITO: RUPA RUPA PROVINCIA: LEONCIO PRADO REGION: HUANUCO</p>	<p>PLANO: DETALLES</p>	<p>LAMINA: D-01</p>	
<p>ELABORADO POR: UNIDAD EJECUTORA DE INVERSIONES</p>	<p>ESPECIALIDAD ARQUITECTURA</p>	<p>DIBUJO: ESCALA: INDICADA</p>	<p>FECHA: OCTUBRE-2024</p>